



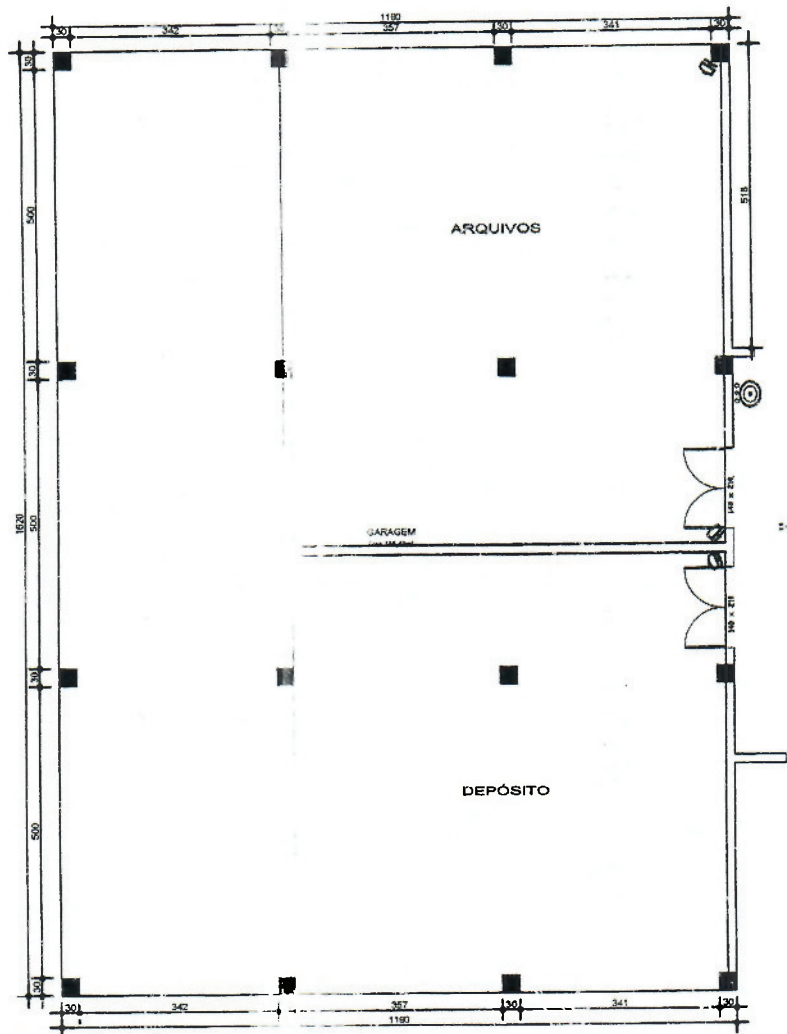
Alm
6

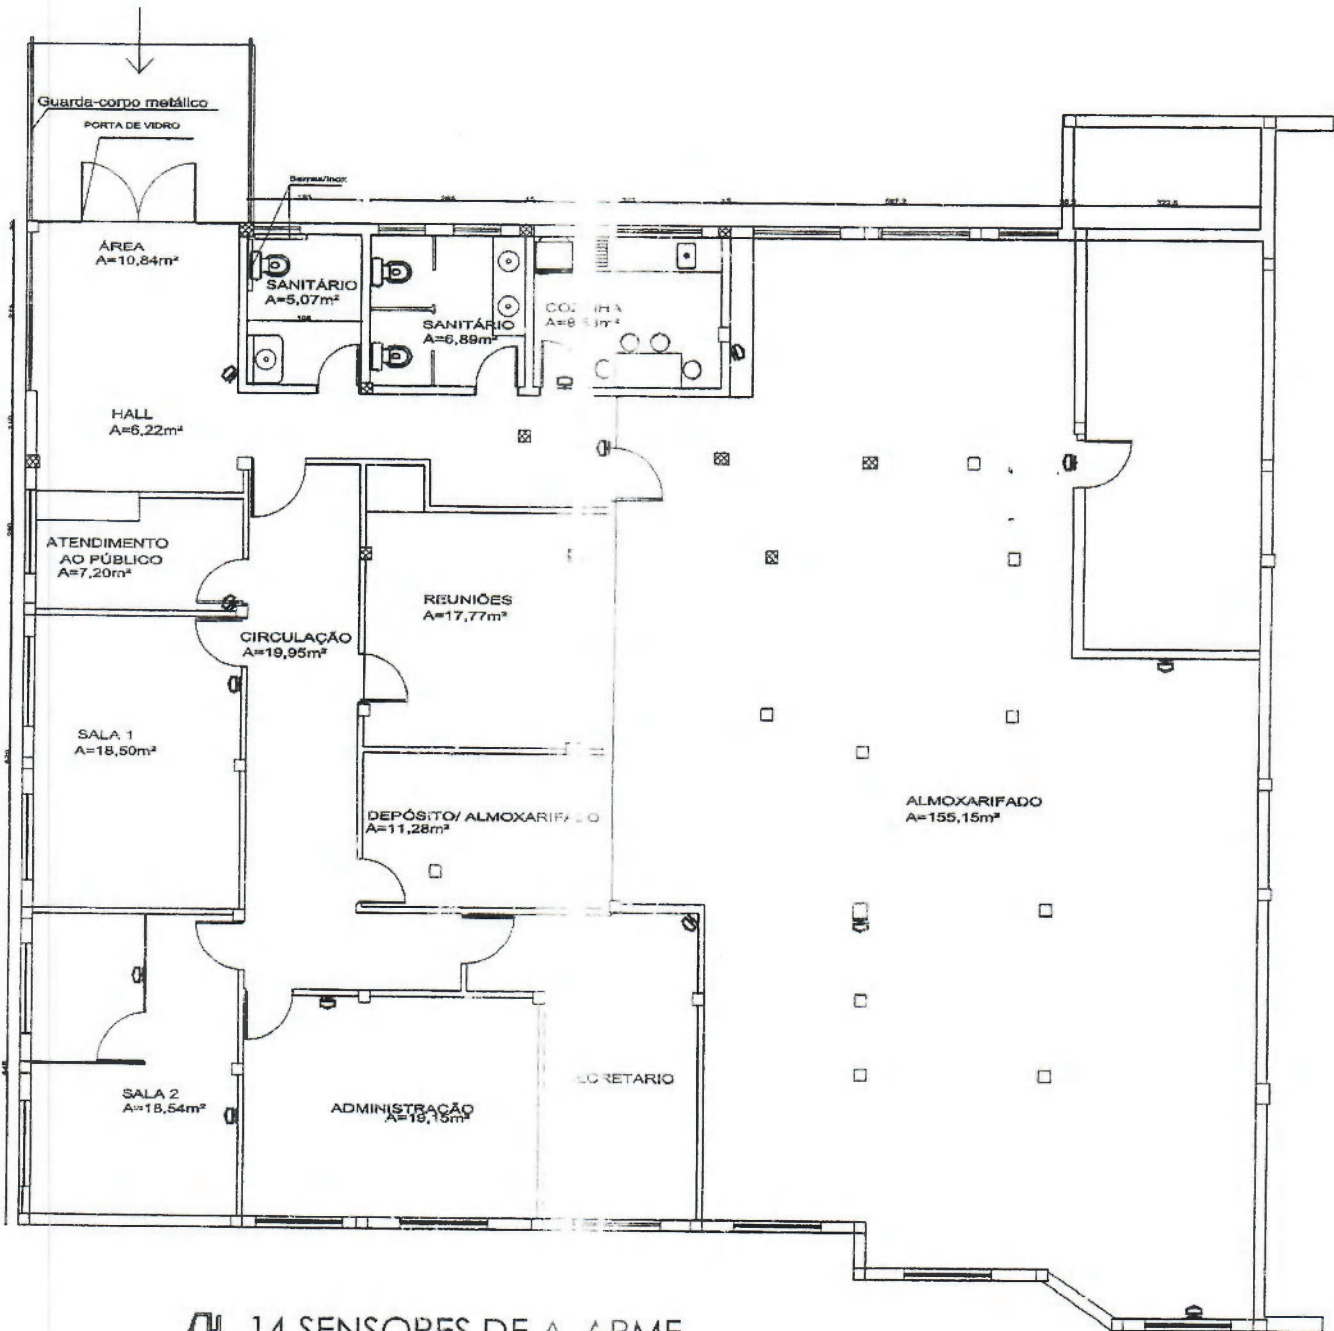

14 SENSORES DE ALARME


	SECRETARIA DE ADMINISTRAÇÃO	PREFEITURA MUNICIPAL DE SANTO ANTONIO DA PATRULHA
	SENSORES ÓTICOS DE ALARME	
PROJETO	POSTO DE SAÚDE CENTRAL	DATA JUNHO/2017
CONTEÚDO	PLANTA BAIXA SUB-SOLO	ESCALA 1/125
		ARLJ
		A 01


15
6



PLANTA BAIXA
2º SUB-SOLO À CONSTRUIR
Área: 234,68m²
esc.: 1/50


OS SENSORES DE ALARME

	SECRETARIA DE ADMINISTRAÇÃO	PREFEITURA MUNICIPAL DE SANTO ANTONIO DA PATRULHA
	SENSORES ÓTICOS DE ALARME	
PROJETO	POSTO DE SAÚDE CENTRAL	DATA JUNHO/2017
CONTEÚDO	PLANTA BAIXA 2º SUB-SOLO	ESCALA: 1/125 ARLI
		A 01

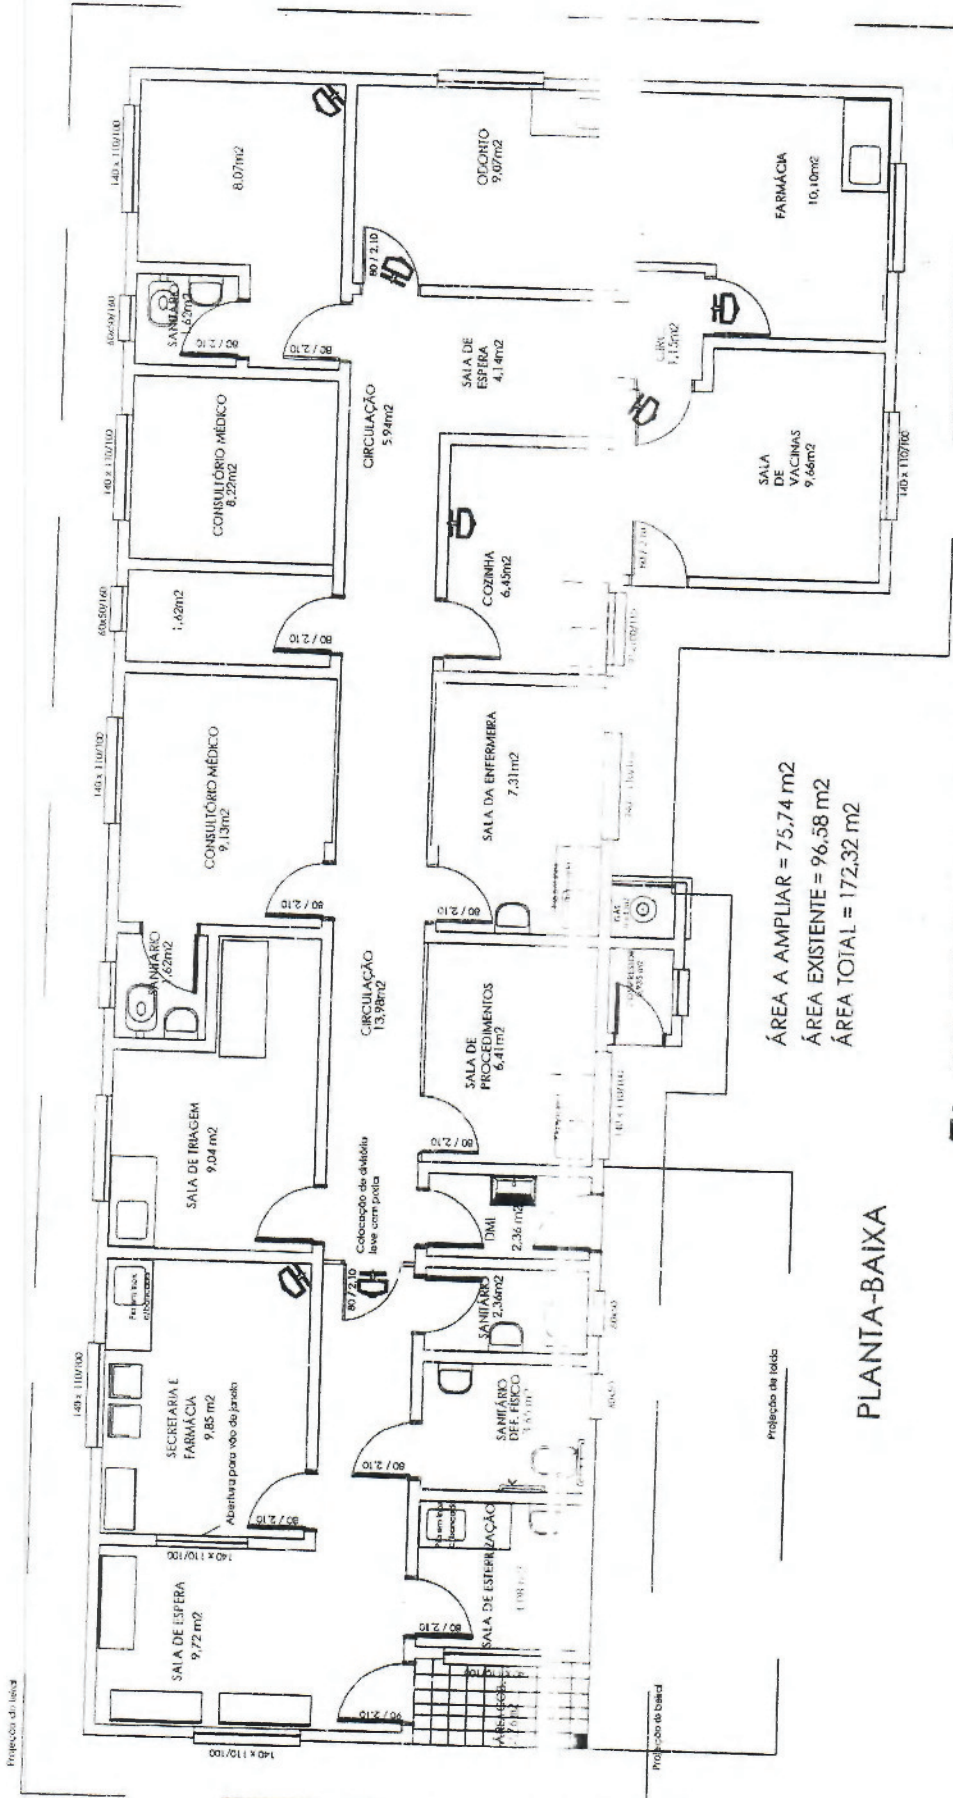



H 07 SENSORES DE ALARME

PLANTA-BAIXA

	SECRETARIA DA ADMINISTRAÇÃO	PREFEITURA MUNICIPAL DE SANTO ANTONIO DA PATRULHA	
		SENSORES DE ALARME	DATA: JUNHO 2017 E-SCALA: 1/1000 ARLU
PROJETO:	POSTO DE SAÚDE MENINO DEUS	A 01	
CONTEUDO:	PLANTA BAIXA		


09 SENSORES DE ALARME

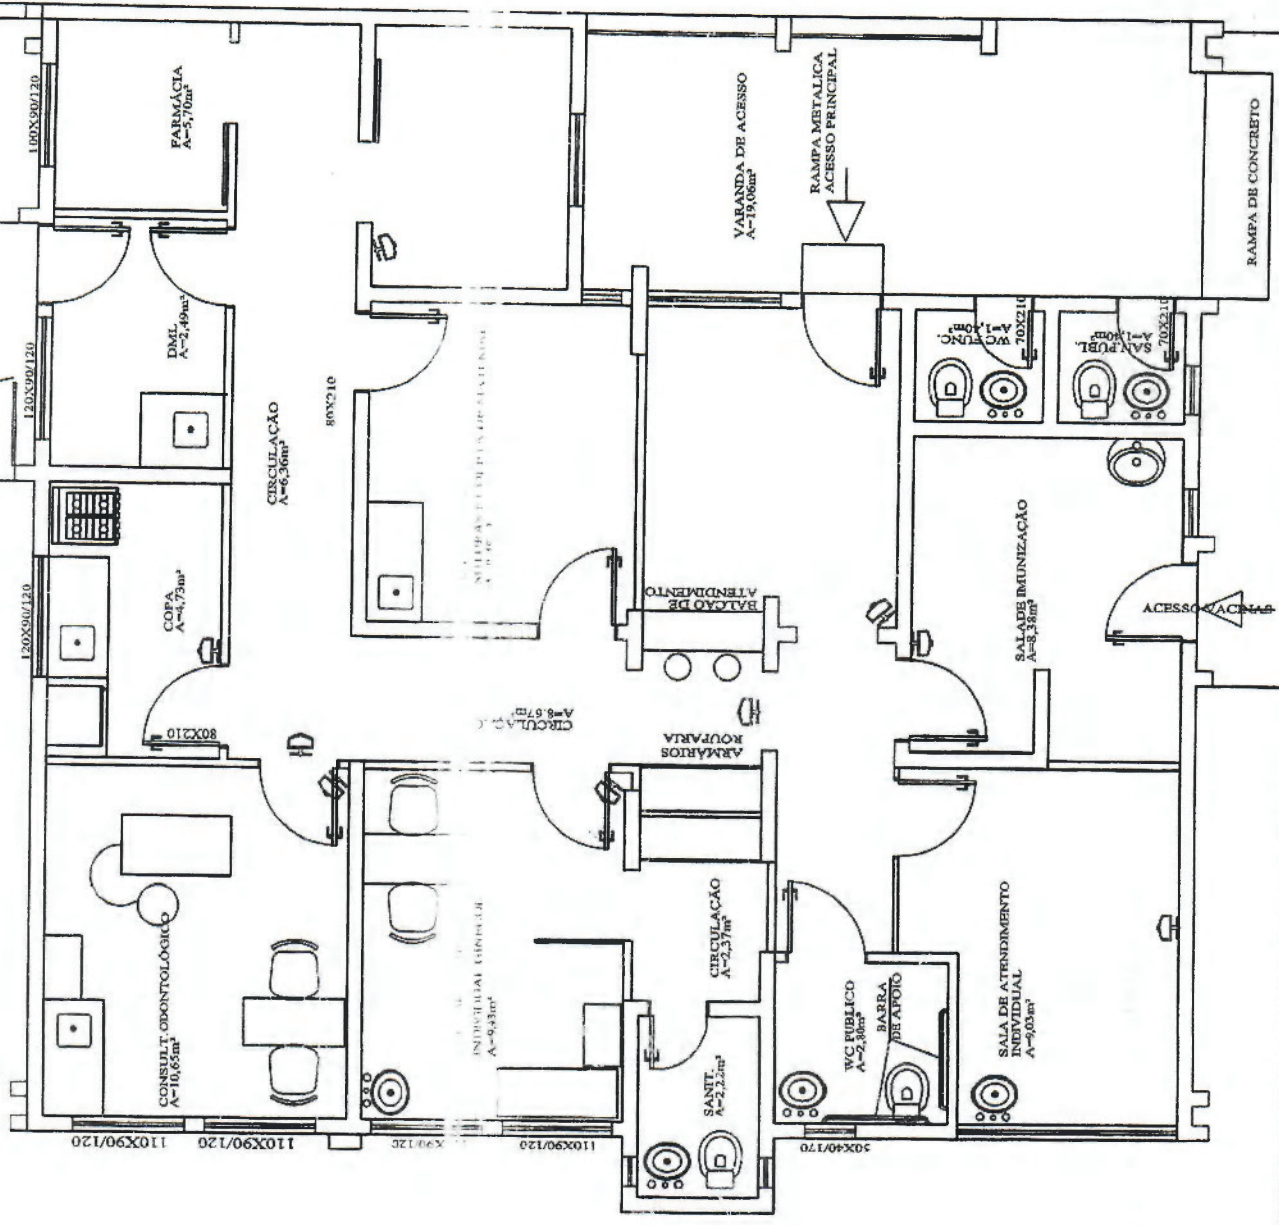


	SECRETARIA DA ADMINISTRAÇÃO	PREFEITURA MUNICIPAL DE SANTO ANTONIO DA PATRULHA
	SENSORES DE ALARME	
PROJETO	POSTO DE SAÚDE MIRAGUAIA	DATA JUNHO/2017
CONTEUDO	PLANTA BAIXA	ESCALA 1/75
		ARL
		A01

64


11.18
6

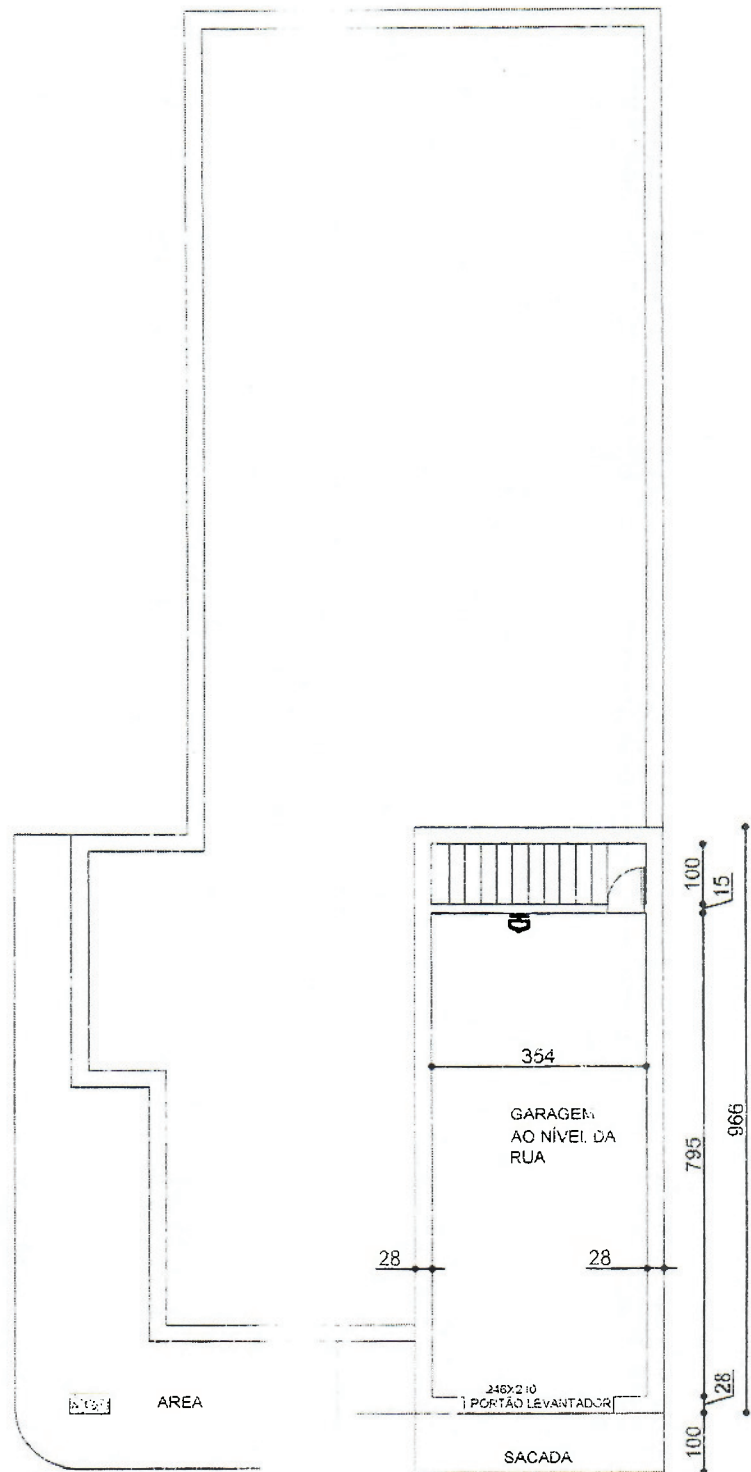

01 SENSOR DE ALARME

02	PREFEITURA MUNICIPAL DE SANTO ANTONIO DA PATRULHA		
	SECRETARIA DE ADMINISTRAÇÃO E FINANÇAS		
NOVO PREDIO DO CAPS	DATA		
GARAGEM	JULHO/2017		
PROJETO			
CONTEÚDO	PLANTA BAIXA		DESENHO
SENORES DE ALARME INSTALADOS			ARLI
	ESCALA: 1/125	1777-1808	


Al. 29
6

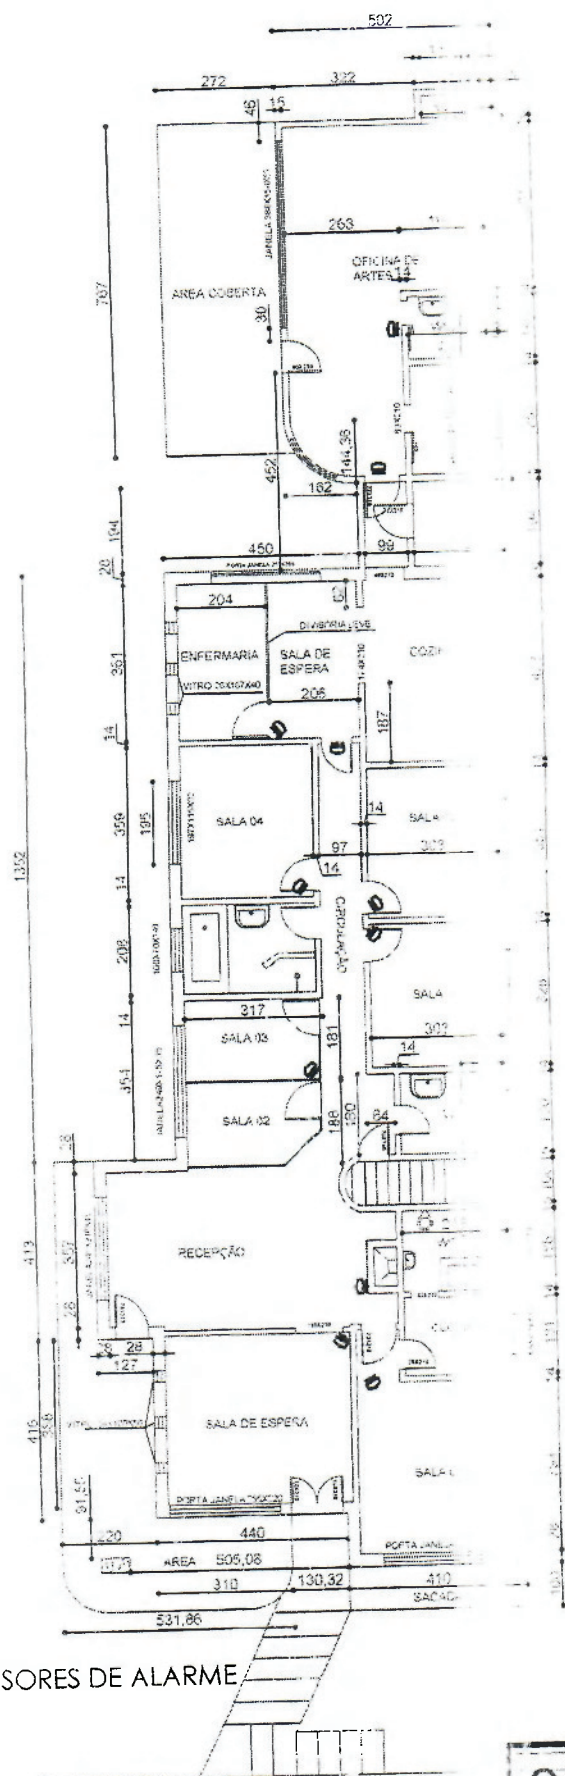

11 SENSORES DE ALARME


01	PREFEITURA MUNICIPAL DE SANTO ANTONIO DA PATRULHA SECRETARIA DE ADMINISTRAÇÃO E FINANÇAS	
	NOVO PREDIO DO CAPS	DATA JULHO/2017
TERREO		
ROJETO		
CONTEÚDO	PLANTA BAIXA	DESENHO ARLI
SENSORES DE ALARME INSTALADOS		ESCALA: 1/125



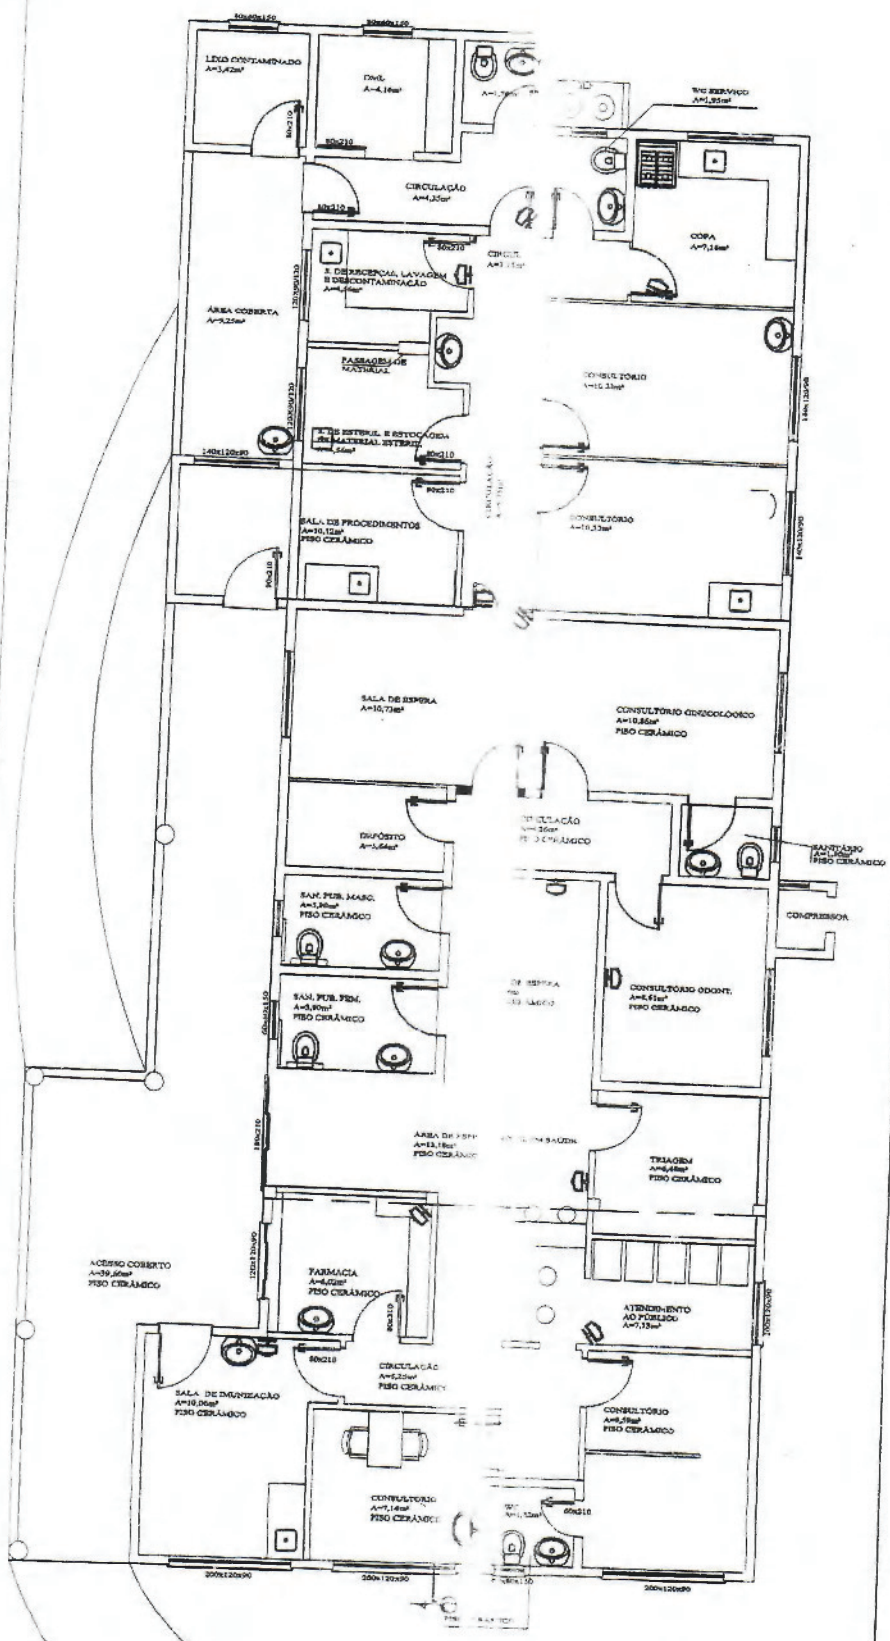


PLANTA BAIXA
 ESC. 1:50
 A=271,30m²

CH 11 SENSORES DE ALARME


 SECRETARIA DA ADMINISTRAÇÃO	PREFEITURA MUNICIPAL DE SANTO ANTONIO DA PATRULHA
	SENSORES DE ALARME
PROJETO	DATA JUNHO/2017
POSTO DE SAÚDE VÁRZEA	ESCALA: 1/100
CONTRIBUO	ARBUI
A 01	

POSTO DE SAÚDE BOM PRINCÍPIO

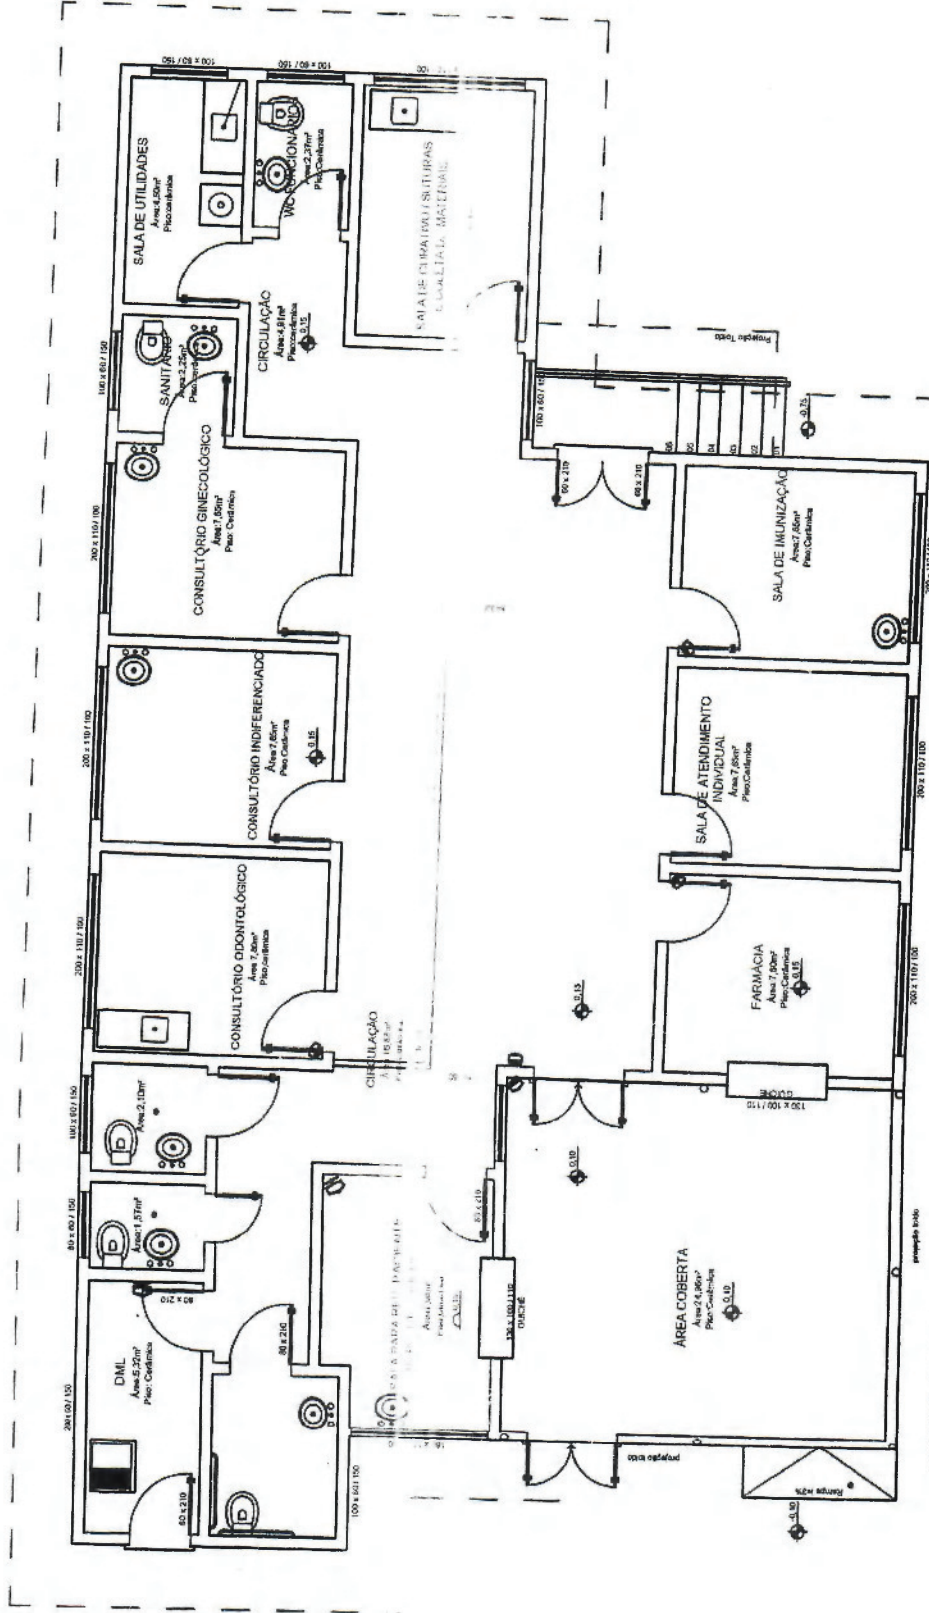


PLANTA BAIXA
 Área: 173,76m²
 Esc.: 1/50

07 SENSORES DE ALARME

	SECRETARIA DA ADMINISTRAÇÃO	PREFEITURA MUNICIPAL DE SANTO ANTONIO DA PATRULHA
	SENSORES DE ALARME	DATA: JUNHO/2017 ESCALA: 1/500 ARRU
PROJETO	POSTO DE SAÚDE BOM PRINCÍPIO	A01
CONTEÚDO	PLANTA BAIXA	


Handwritten initials in the top right corner.


POSTO DE SAÚDE DA AGASA

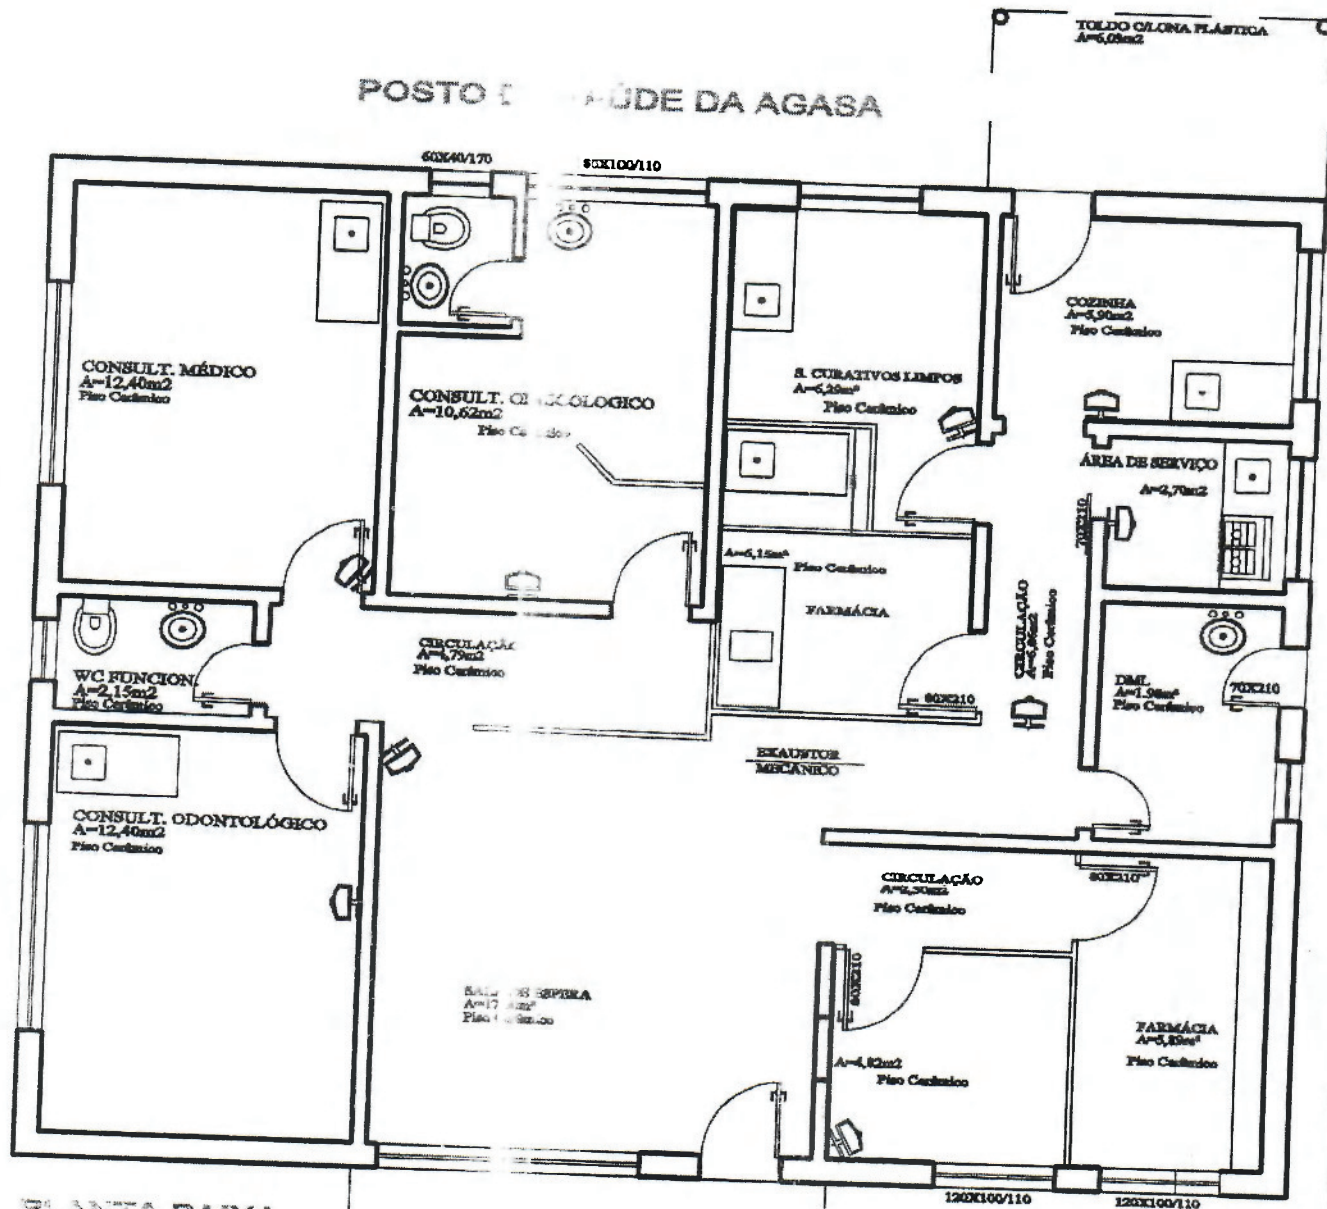

PLANTA BAIXA
Área Total: 140,00m²
esc.: 1/50


 09 SENSORES DE ALARME

	SECRETARIA DA ADMINISTRAÇÃO	PREFEITURA MUNICIPAL DE SANTO ANTONIO DA PATRULHA	
	SENSORES DE ALARME		
PROJETO	POSTO DE SAÚDE DA AGASA	DATA JUNHO/2017	A 01
CONTEÚDO	PLANTA BAIXA	ESCALA: 1/75 ARL	

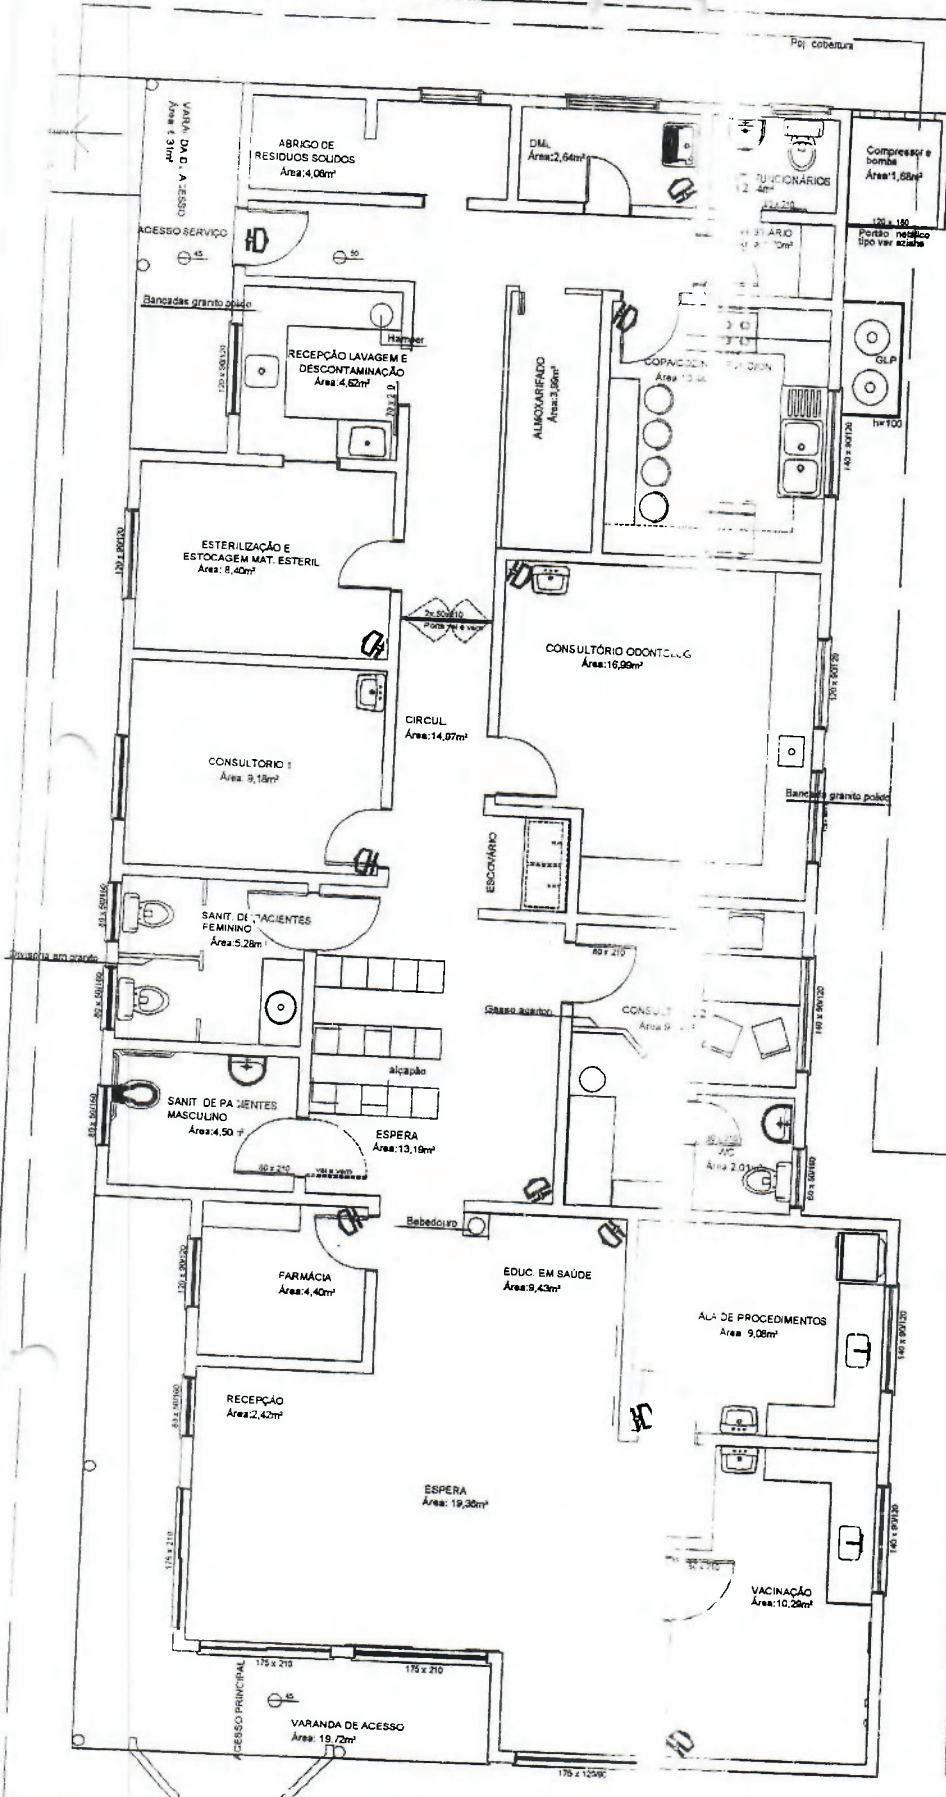

PLANTA BAIXA POSTO SAÚDE DA PALMEIRA
A=212,30m²

11 SENSORES DE ALARME

	SECRETARIA DA ADMINISTRAÇÃO	PREFEITURA MUNICIPAL DE SANTO ANTONIO DA PATRULHA
	SENSORES DE ALARME	
PROJETO POSTO DE SAÚDE PALMEIRA	DATA JUNHO/2017	A 01
CONTEÚDO PLANTA BAIXA	ESCALA: 1/100 ARLI	